


VILA č.p.111 – III.NP + 7,100

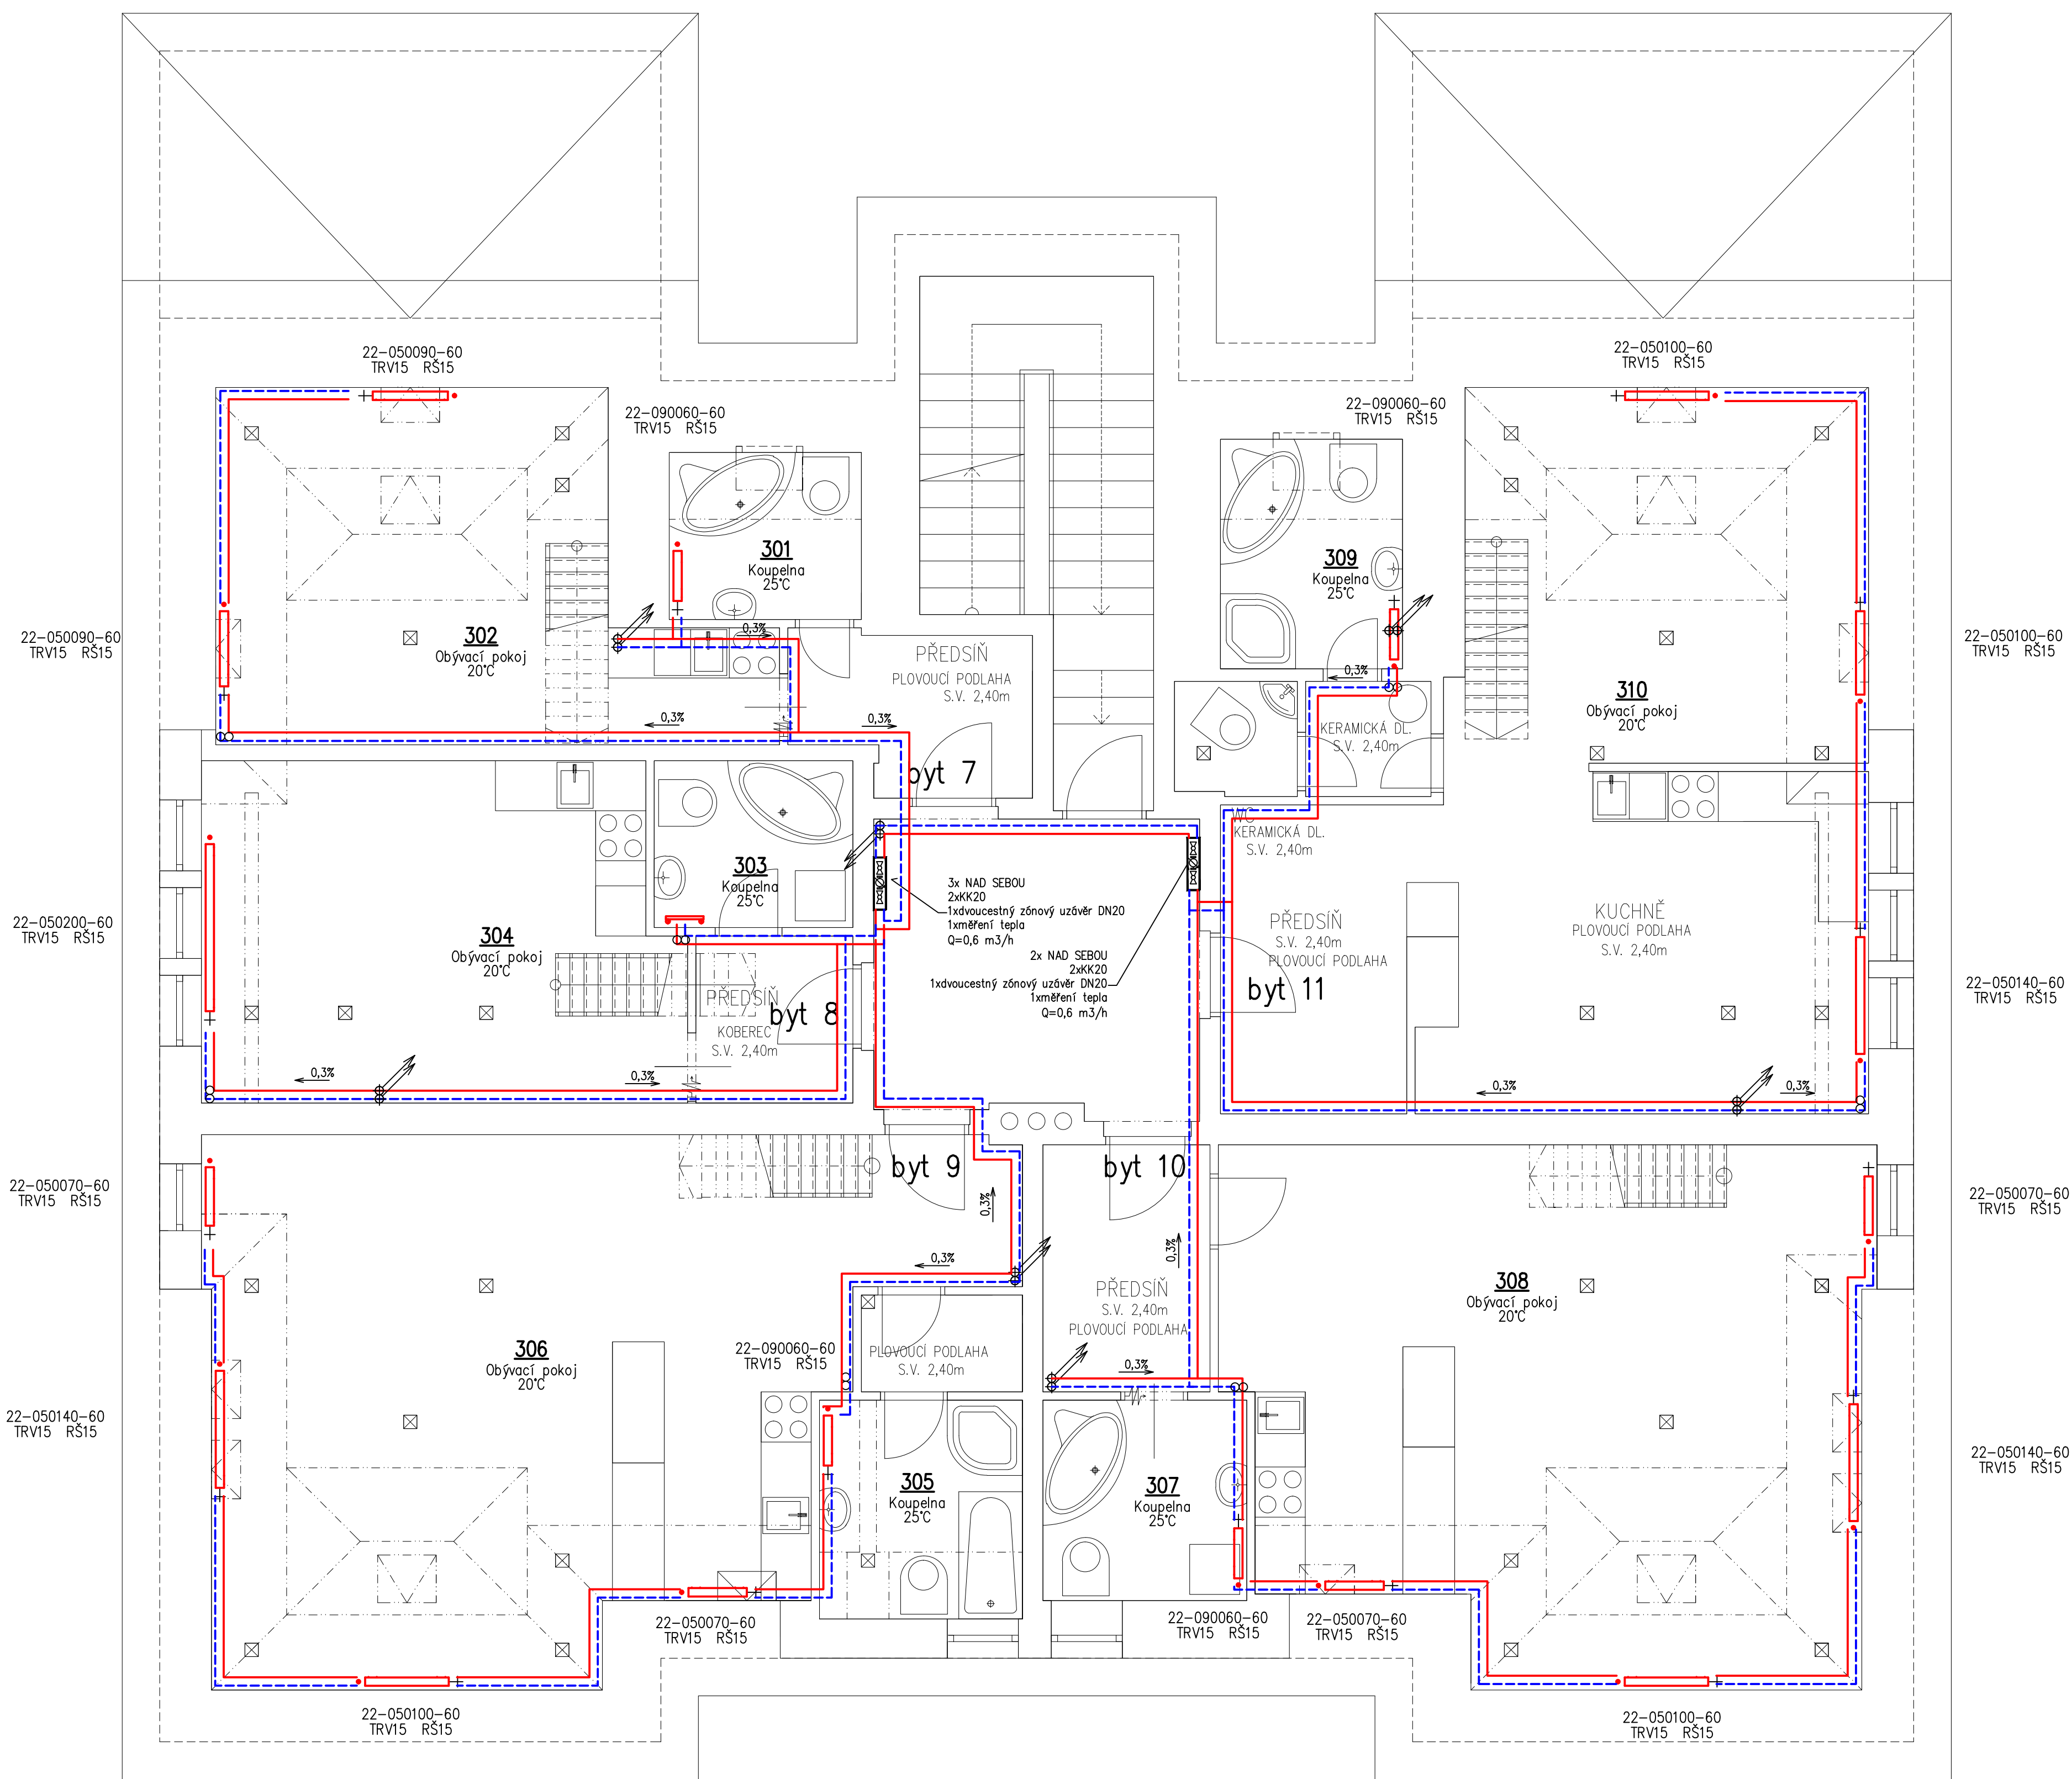

D.1.4 – Vytápění

| | | | | | | |
|---|--|-------------------------|--|-----------------|--|--|
| ZODP. PROJEKTANT | | VYPRACOVAL | | KRESLIL | | Ing. Radek Fokt Pod Studánkou 3015/45 434 01 MOST IČO: 432 42 995 |
| Miroslav FOKT | | Ing. Radek FOKT | | Ing. Radek FOKT | | |
| INVESTOR: Obec Mariánské Radčice, Komenského 4, Mariánské Radčice | | | | | | |
| KRAJ: Ústecký | | OBEC: Mariánské Radčice | | | | ZAKÁZKA č. 7707 - 07 - 2014 FORMÁT 6 x A4 DATUM 07.2014 STUPEŇ DSP MĚŘÍTKO 1:50 Výkres 4 |
| AKCE: Změna zdroje tepla v bytovém domě | | | | | | |
| V Zahradách č.p. 111 | | | | | | |
| Mariánské Radčice | | | | | | |
| OBSAH: Půdorys 3. NP | | | | | | |